


■ 更新対象範囲図【1階】




| | | | | | | | | | | | |
|-----|-------------|-----|----------|----|------------|----|------------|----|------------|------|------|
| 図名 | 更新対象範囲図【1階】 | 縮尺 | 1/200 | 作成 | 2024.08.01 | 確認 | 2024.08.01 | 設計 | 2024.08.01 | 図面番号 | AA-1 |
| 設計者 | 〇〇〇〇〇〇〇〇 | 承認者 | 〇〇〇〇〇〇〇〇 | 設計 | 〇〇〇〇〇〇〇〇 | 確認 | 〇〇〇〇〇〇〇〇 | 設計 | 〇〇〇〇〇〇〇〇 | 図面番号 | AA-1 |
| 設計 | 〇〇〇〇〇〇〇〇 | 承認 | 〇〇〇〇〇〇〇〇 | 設計 | 〇〇〇〇〇〇〇〇 | 確認 | 〇〇〇〇〇〇〇〇 | 設計 | 〇〇〇〇〇〇〇〇 | 図面番号 | AA-1 |

■ 更新対象範囲図【2階】

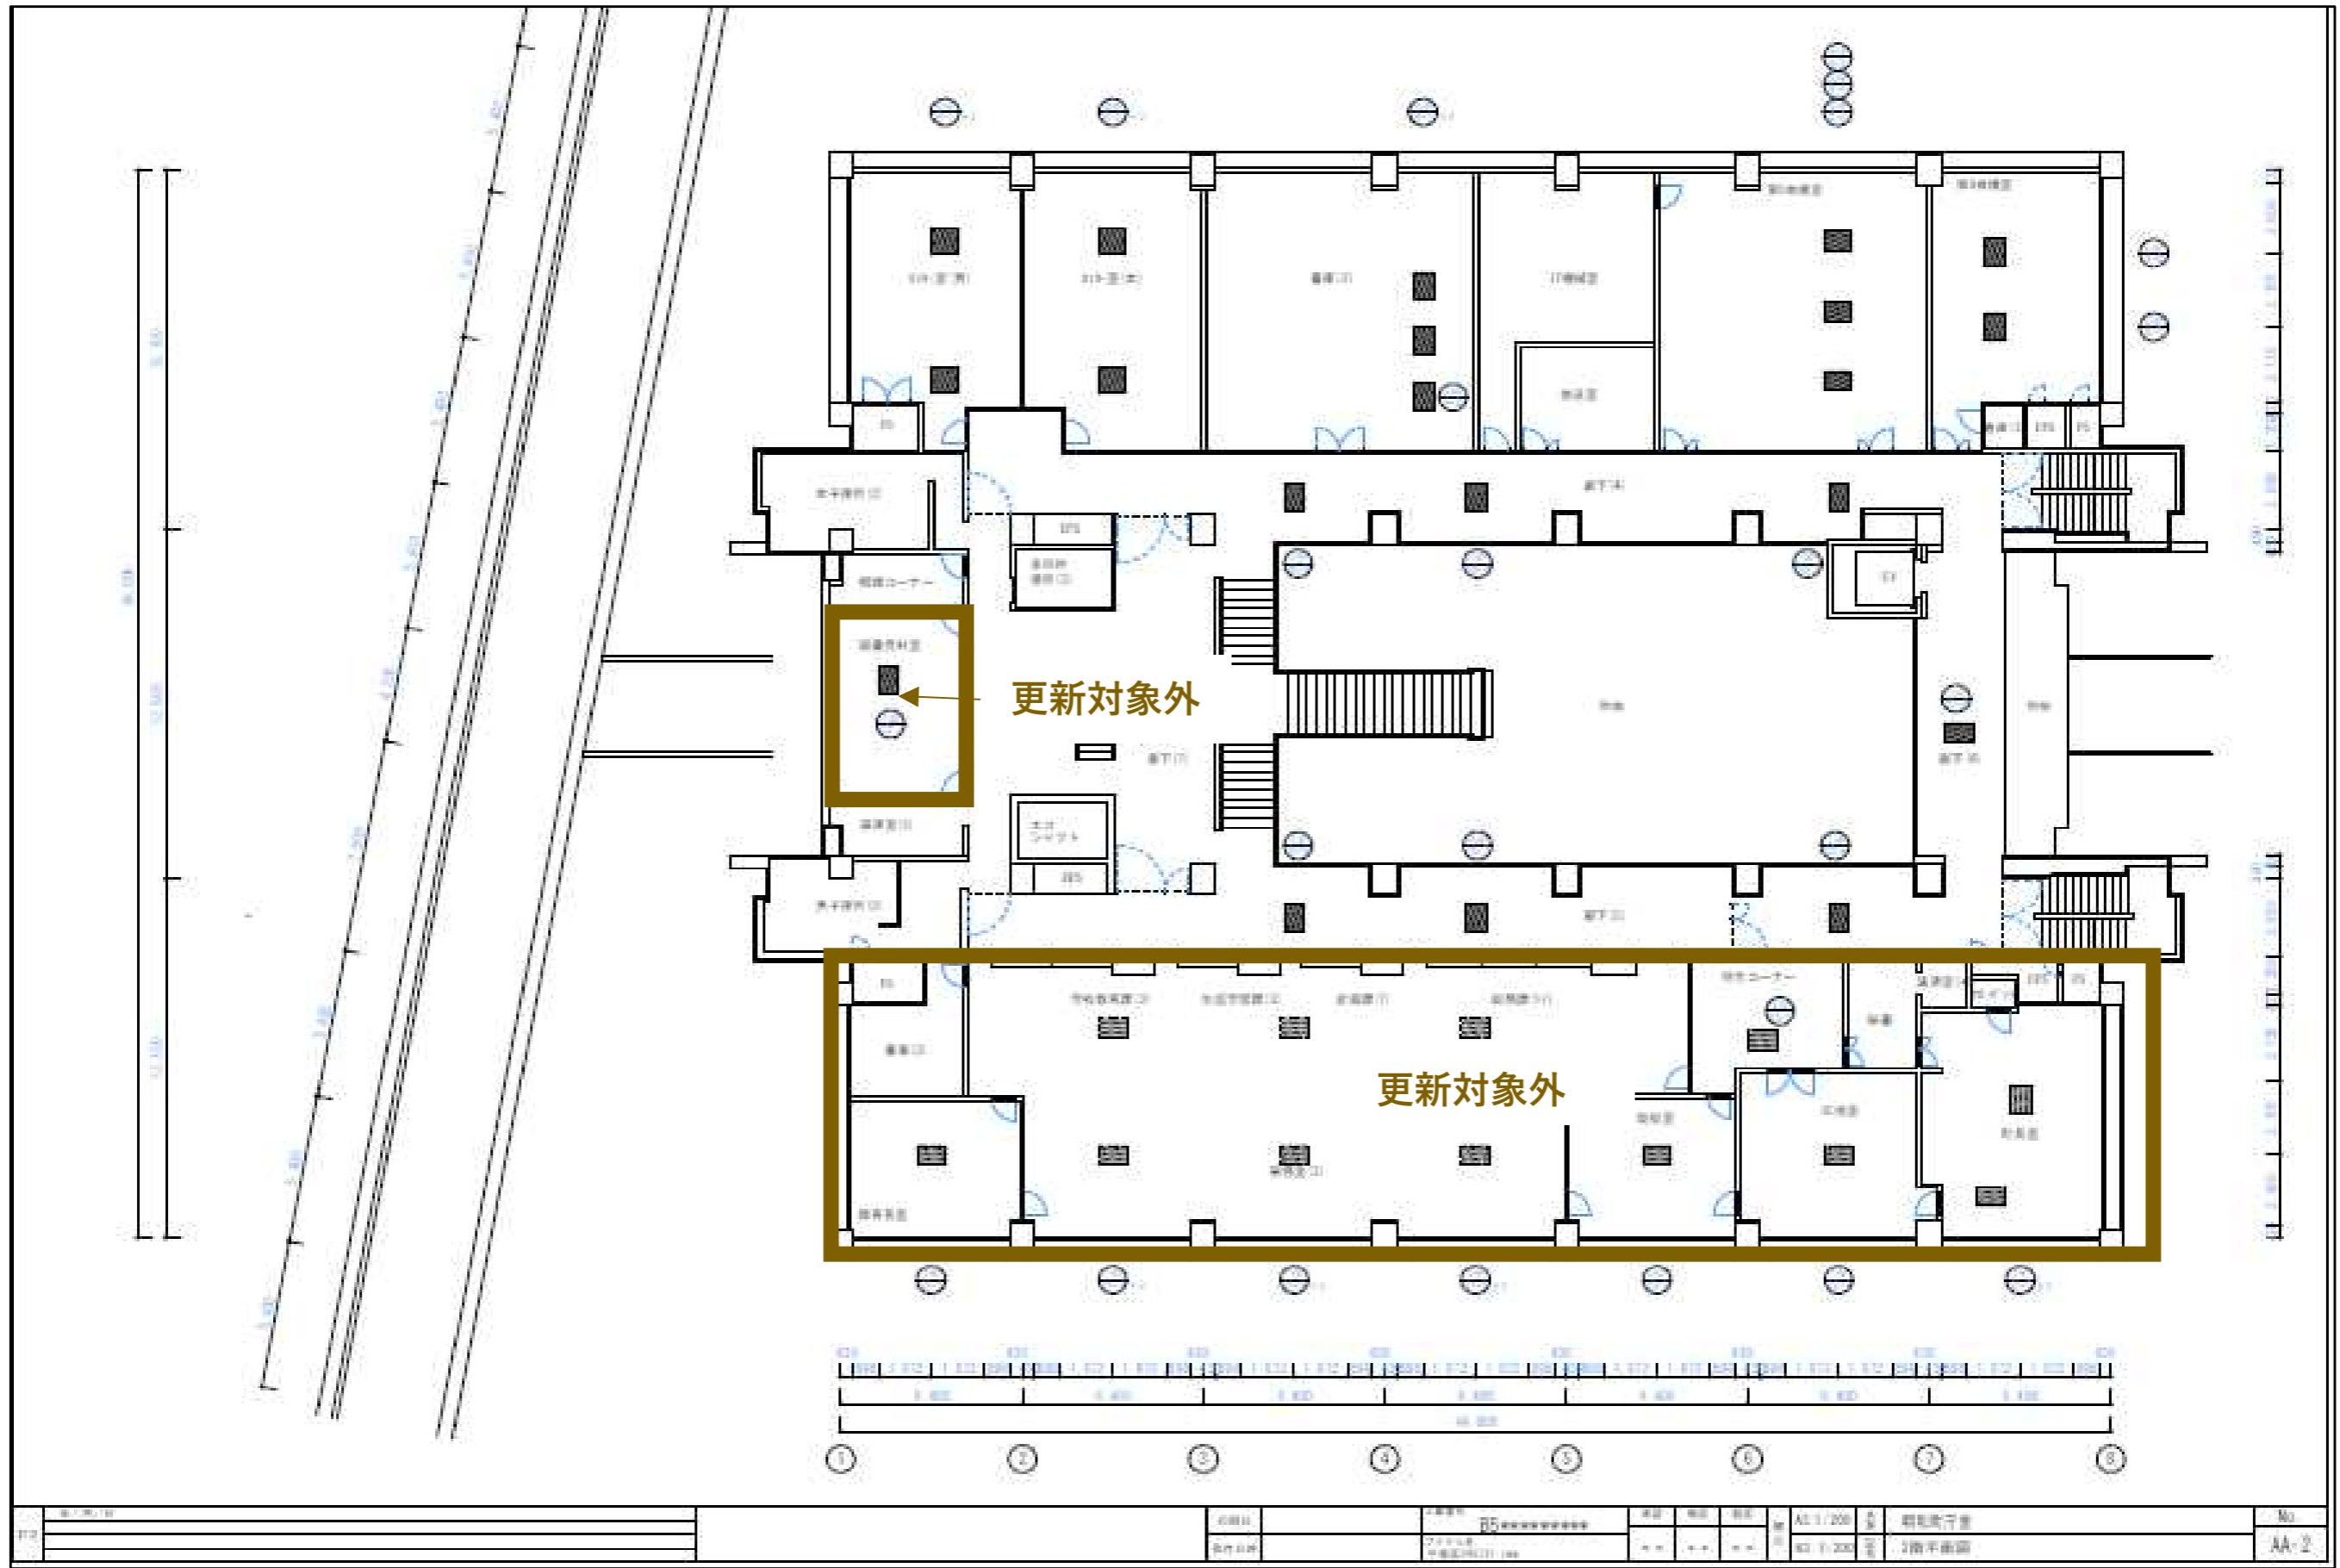

■ 更新対象範囲図【3階】

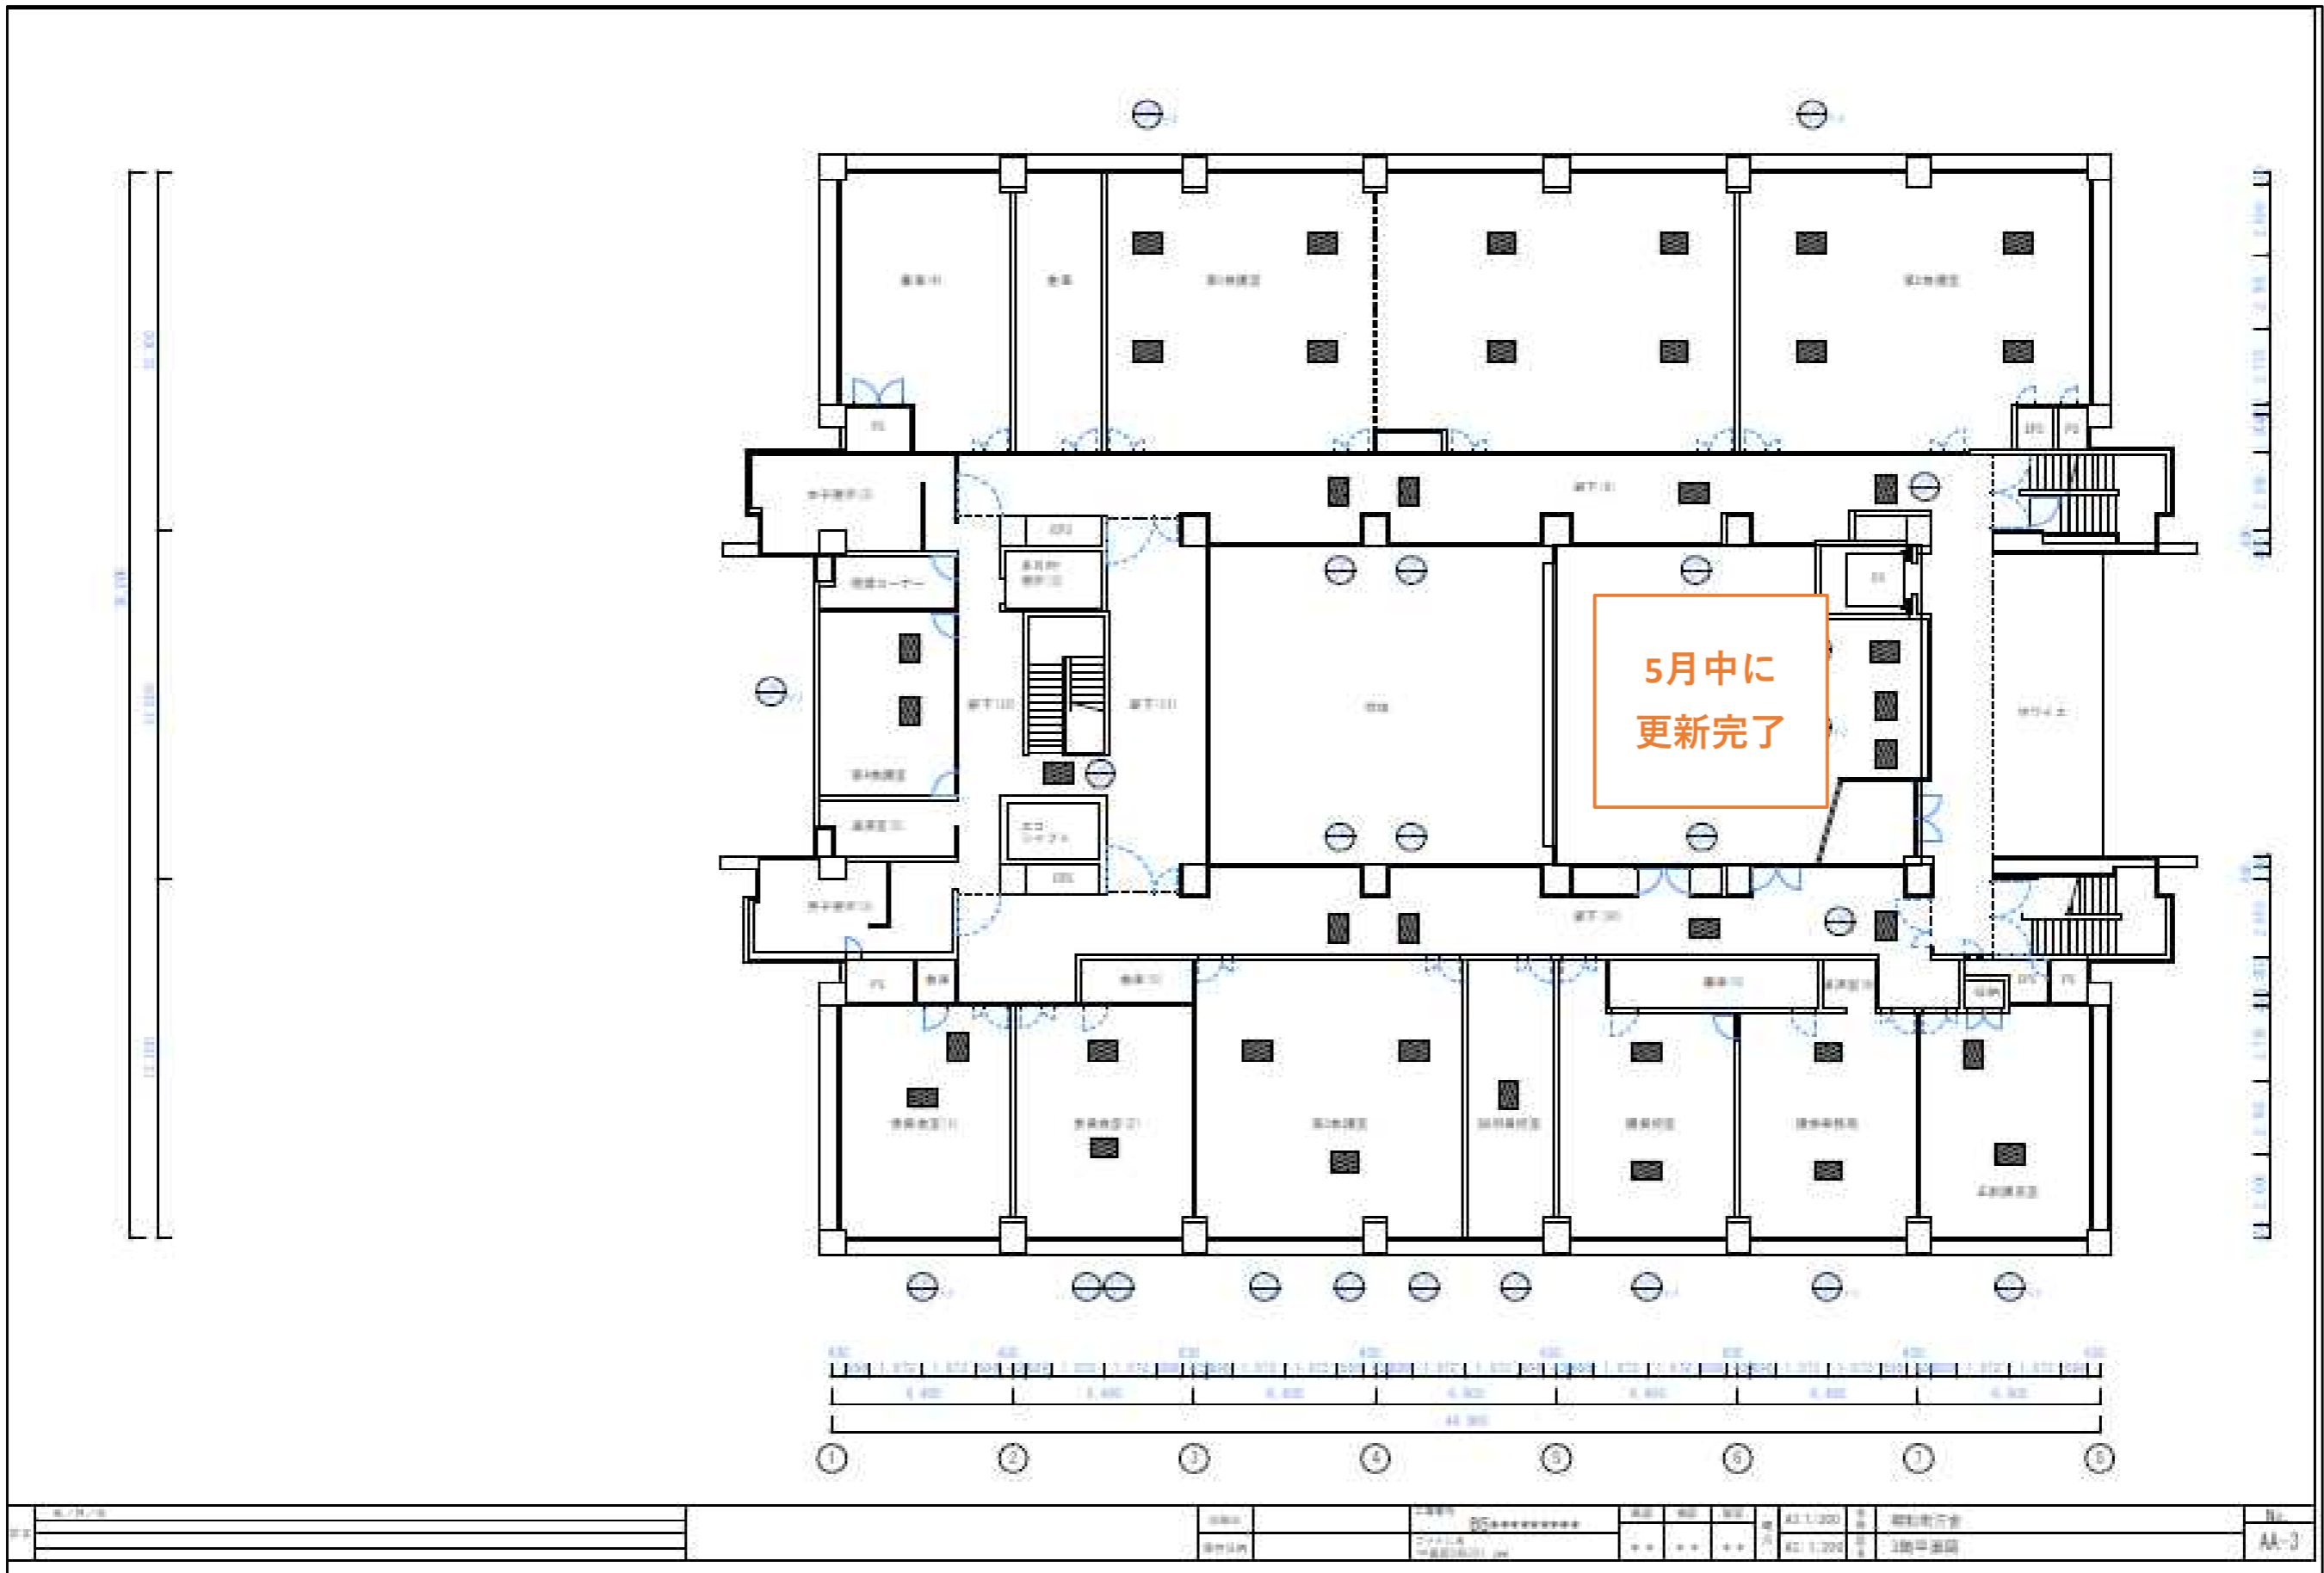

| | | | | | |
|----|---------|----|-------|----|----------|
| 図名 | 更新対象範囲図 | 縮尺 | 1/200 | 図番 | AA-3 |
| 作成 | 〇〇〇〇 | 承認 | 〇〇〇 | 日付 | 〇〇/〇〇/〇〇 |
| 更新 | 〇〇〇 | 備考 | 〇〇〇 | 階層 | 3階 |

■ 更新対象範囲図【屋上】

| | | | | |
|-------|---------|-----------|--|-----|
| DP-1 | DRP550U | STK-P450U | 1階熱気回収機、換気機、加湿器、中継室 | ※撤去 |
| DP-2 | DRP550U | STK-P450U | 1階給湯機、圧入機、換気機、中継室 | ※撤去 |
| DP-3 | DRP550U | STK-P450U | 1階成人検定、換気機給湯機、換気機、換気機 | ※撤去 |
| DP-4 | DRP550U | STK-P500U | 1階吹風機、浴室、沐浴機 | ※撤去 |
| DP-5 | DRP550U | STK-P550U | 1階給水11設備 | ※撤去 |
| DP-6 | DRP550U | STK-P550U | 1階給水21(換気)・給湯 | ※撤去 |
| DP-7 | DRP550U | | 1階給水2(給水) | |
| DP-8 | DRP550U | DRP200U | 2階換気ロータリー室、第5給湯室、第6給湯室 | |
| DP-9 | DRP550U | | 2階IT機械室、換気室 | |
| DP-10 | DRP550U | STK-P450U | 2階給水4.5T・図書資料室 | ※撤去 |
| DP-11 | DRP550U | STK-P450U | 2階換気室 | ※撤去 |
| DP-12 | DRP550U | STK-P450U | 2階換気室、換気室、換気室、換気室、換気室 | ※撤去 |
| DP-13 | DRP550U | DRP200U | 2階換気1・2給湯室 | |
| DP-14 | DRP550U | DRP200U | 1階換気給湯室、第2給湯室、換気給湯室 換気給湯室、第2給湯室、換気給湯室 | |
| DP-15 | DRP550U | | 2階換気給湯室、換気室 | |
| DP-16 | DRP550U | STK-P500U | 2階換気給湯室、第2給湯室 | ※撤去 |
| DP-17 | DRP550U | STK-P500U | 2階換気ワイヤー・換気10(換気) | ※撤去 |

露出物のみ撤去処分の対象。
但し、2階系統のEHP室外機は残ります。

| 記号 | ガス管 | 管径 |
|----|-------|-------|
| ◎ | 12.7φ | 9.5φ |
| ◎ | 15.8φ | 9.5φ |
| ◎ | 19.1φ | 9.5φ |
| ◎ | 25.4φ | 12.7φ |
| ◎ | 28.8φ | 12.7φ |
| ◎ | 31.8φ | 15.9φ |
| ◎ | 38.1φ | 15.9φ |
| ◎ | 41.3φ | 19.1φ |
| ◎ | 44.5φ | 22.3φ |
| ◎ | 50.8φ | 25.4φ |

| 記号 | 管径 | 管径 | 管径 |
|----|-------|-------|-------|
| ◎ | 32.1φ | 22.3φ | 12.7φ |
| ◎ | 41.3φ | 25.4φ | 15.9φ |
| ◎ | 31.8φ | - | - |
| ◎ | 38.1φ | - | - |
| ◎ | - | - | 12.7φ |
| ◎ | - | - | 15.9φ |

